


Niniejsza dokumentacja oznaczona nr GN.6630.2016.07, była przedmiotem narady koordynacyjnej przeprowadzonej w formie zebrania zainteresowanych podmiotów, która odbyła się w Starostwie Powiatowym w Elku przy ul. Piłsudskiego 4
 data: 2016-09-07
Z up. STAROSTY
 PRZEWODNICZĄCY NARADY KOORDYNACYJNEJ
Halina Kowalewska
 Naczelnik Wydziału Geodezji i Gospodarki Nieruchomościami

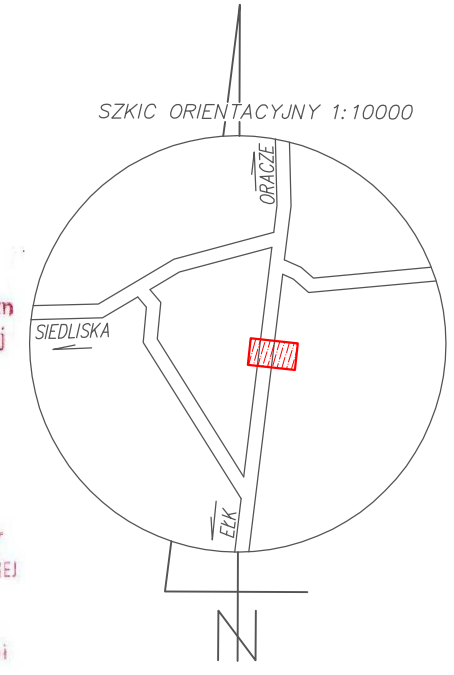

Poświadczam, że niniejszy dokument został opracowany w wyniku prac geodezyjnych i kartograficznych, których rezultaty zawiera operat techniczny wpisany do ewidencji materiałów państwowego zasobu geodezyjnego i kartograficznego	
Organ prowadzący państwowy zasób geodezyjny i kartograficzny	STAROSTA ELKI
Identyfikator ewidencyjny materiałów zasobu	P. 2805.2016.891
Data wpisania operatu technicznego do ewidencji materiałów zasobu	2016-06-21 KIPROBENIX POLGIG w Wydziale Geodezji i Gospodarki Nieruchomościami
Imię i nazwisko osoby reprezentującej organ	<i>Aneta Bałak</i>

MAPA SYTUACYJNO-WYSOKOŚCIOWA DO CEŁÓW PROJEKTOWYCH terenu położonego w Witny dz. 68, 3/26, 3/6		
Oznaczenie kancelaryjne pracy geodezyjnej:	GN.6640.836.2016	
Księga robót	56/2016	
Miejscowość	Witny	
Gmina	identyfikator	280502_2
	nazwa	Elk
Obszar ewidencyjny	identyfikator	280502_2.0032
	nazwa	Oracze
Skala mapy	1:500	
Nazwa układu współrzędnych	prostokątnych płaskich	2000/21
	wysokości	Kronsztadt 60
Oznaczenie i informacje o służebnościach gruntowych, mających wpływ na zagospodarowanie gruntów zlokalizowanych w granicach projektowanej inwestycji	mapa wykonana bez ustalenia obciążeń dotyczących służebności gruntowych	
Nie wykazuje się istnienia w terenie innych nie wykazanych na niniejszej mapie urządzeń podziemnych, które nie były zgłoszone do inwentaryzacji, lub o których brak jest informacji w instytucjach branżowych.		
Mapa aktualna na dzień: 11.06.2016		

- LEGENDA**
- proj. sieć wodociągowa
 - proj. zasuwa na wodociągu
 - studnia wodomierzowa Ø1500mm
 - węzeł wodociągowy
 - numery ewidencyjne działek objęte opracowaniem

GEOCAD
GEODEZIA I GEOINFORMATYKA
 Krzysztof Wójcik
 19-300 Elk ul. Konopnickiej 2 lok.2
 NIP: 5691 552 784 REGON: 2805 483 99
 tel kom: 601 323 651, pracownia: 877 777 770

GEODETA UPRAWNIENY
Wojciech Wąsik
 nr upraw: 9251

Nazwa / imię i nazwisko wykonawcy
 Imię i nazwisko, nr uprawnień oraz data i podpis geodety uprawnionego, który opracował mapę.

		www.san-system.com.pl e-mail: biuro@san-system.com.pl		
Wykonawca:	SAN- SYSTEM ul. Mazurska 30 19-400 Olecko	OBIEKT: Przebieg sieci wodociągowej pod drogą krajową nr 65 na trasie Elk-Oracze. INWESTOR: Gmina Elk, ul. Kościuszki 28A, 19-300 Elk TEMAT: Projekt zagospodarowania terenu	Skala 1:500	Nr rys. 1
Projektant	mgr inż. Karol Brodowski	WAM/0076/POOS/04	sierpień 2016r.	Podpis
Sprawdzający	mgr inż. Diana Bielewicz-Fałęcka	WAM/0164/PWOS/12	sierpień 2016r.	